


14

STAROSTWÓ PĘWIATOWE
W BRODNICY
ul. Kamionka 18
87-300 BRODNICA (18)

SKALA 1:1000

godzinazna mapy: 1565
układ odniesienia: 01 SIE. 2017
data i nakład druku:

Województwo kujawsko-pomorskie
Powiat: brodnicki
Gmina/Miasto: Brodnia
Obręb/Ulica: Wielki Leźno
Numer działki: 149

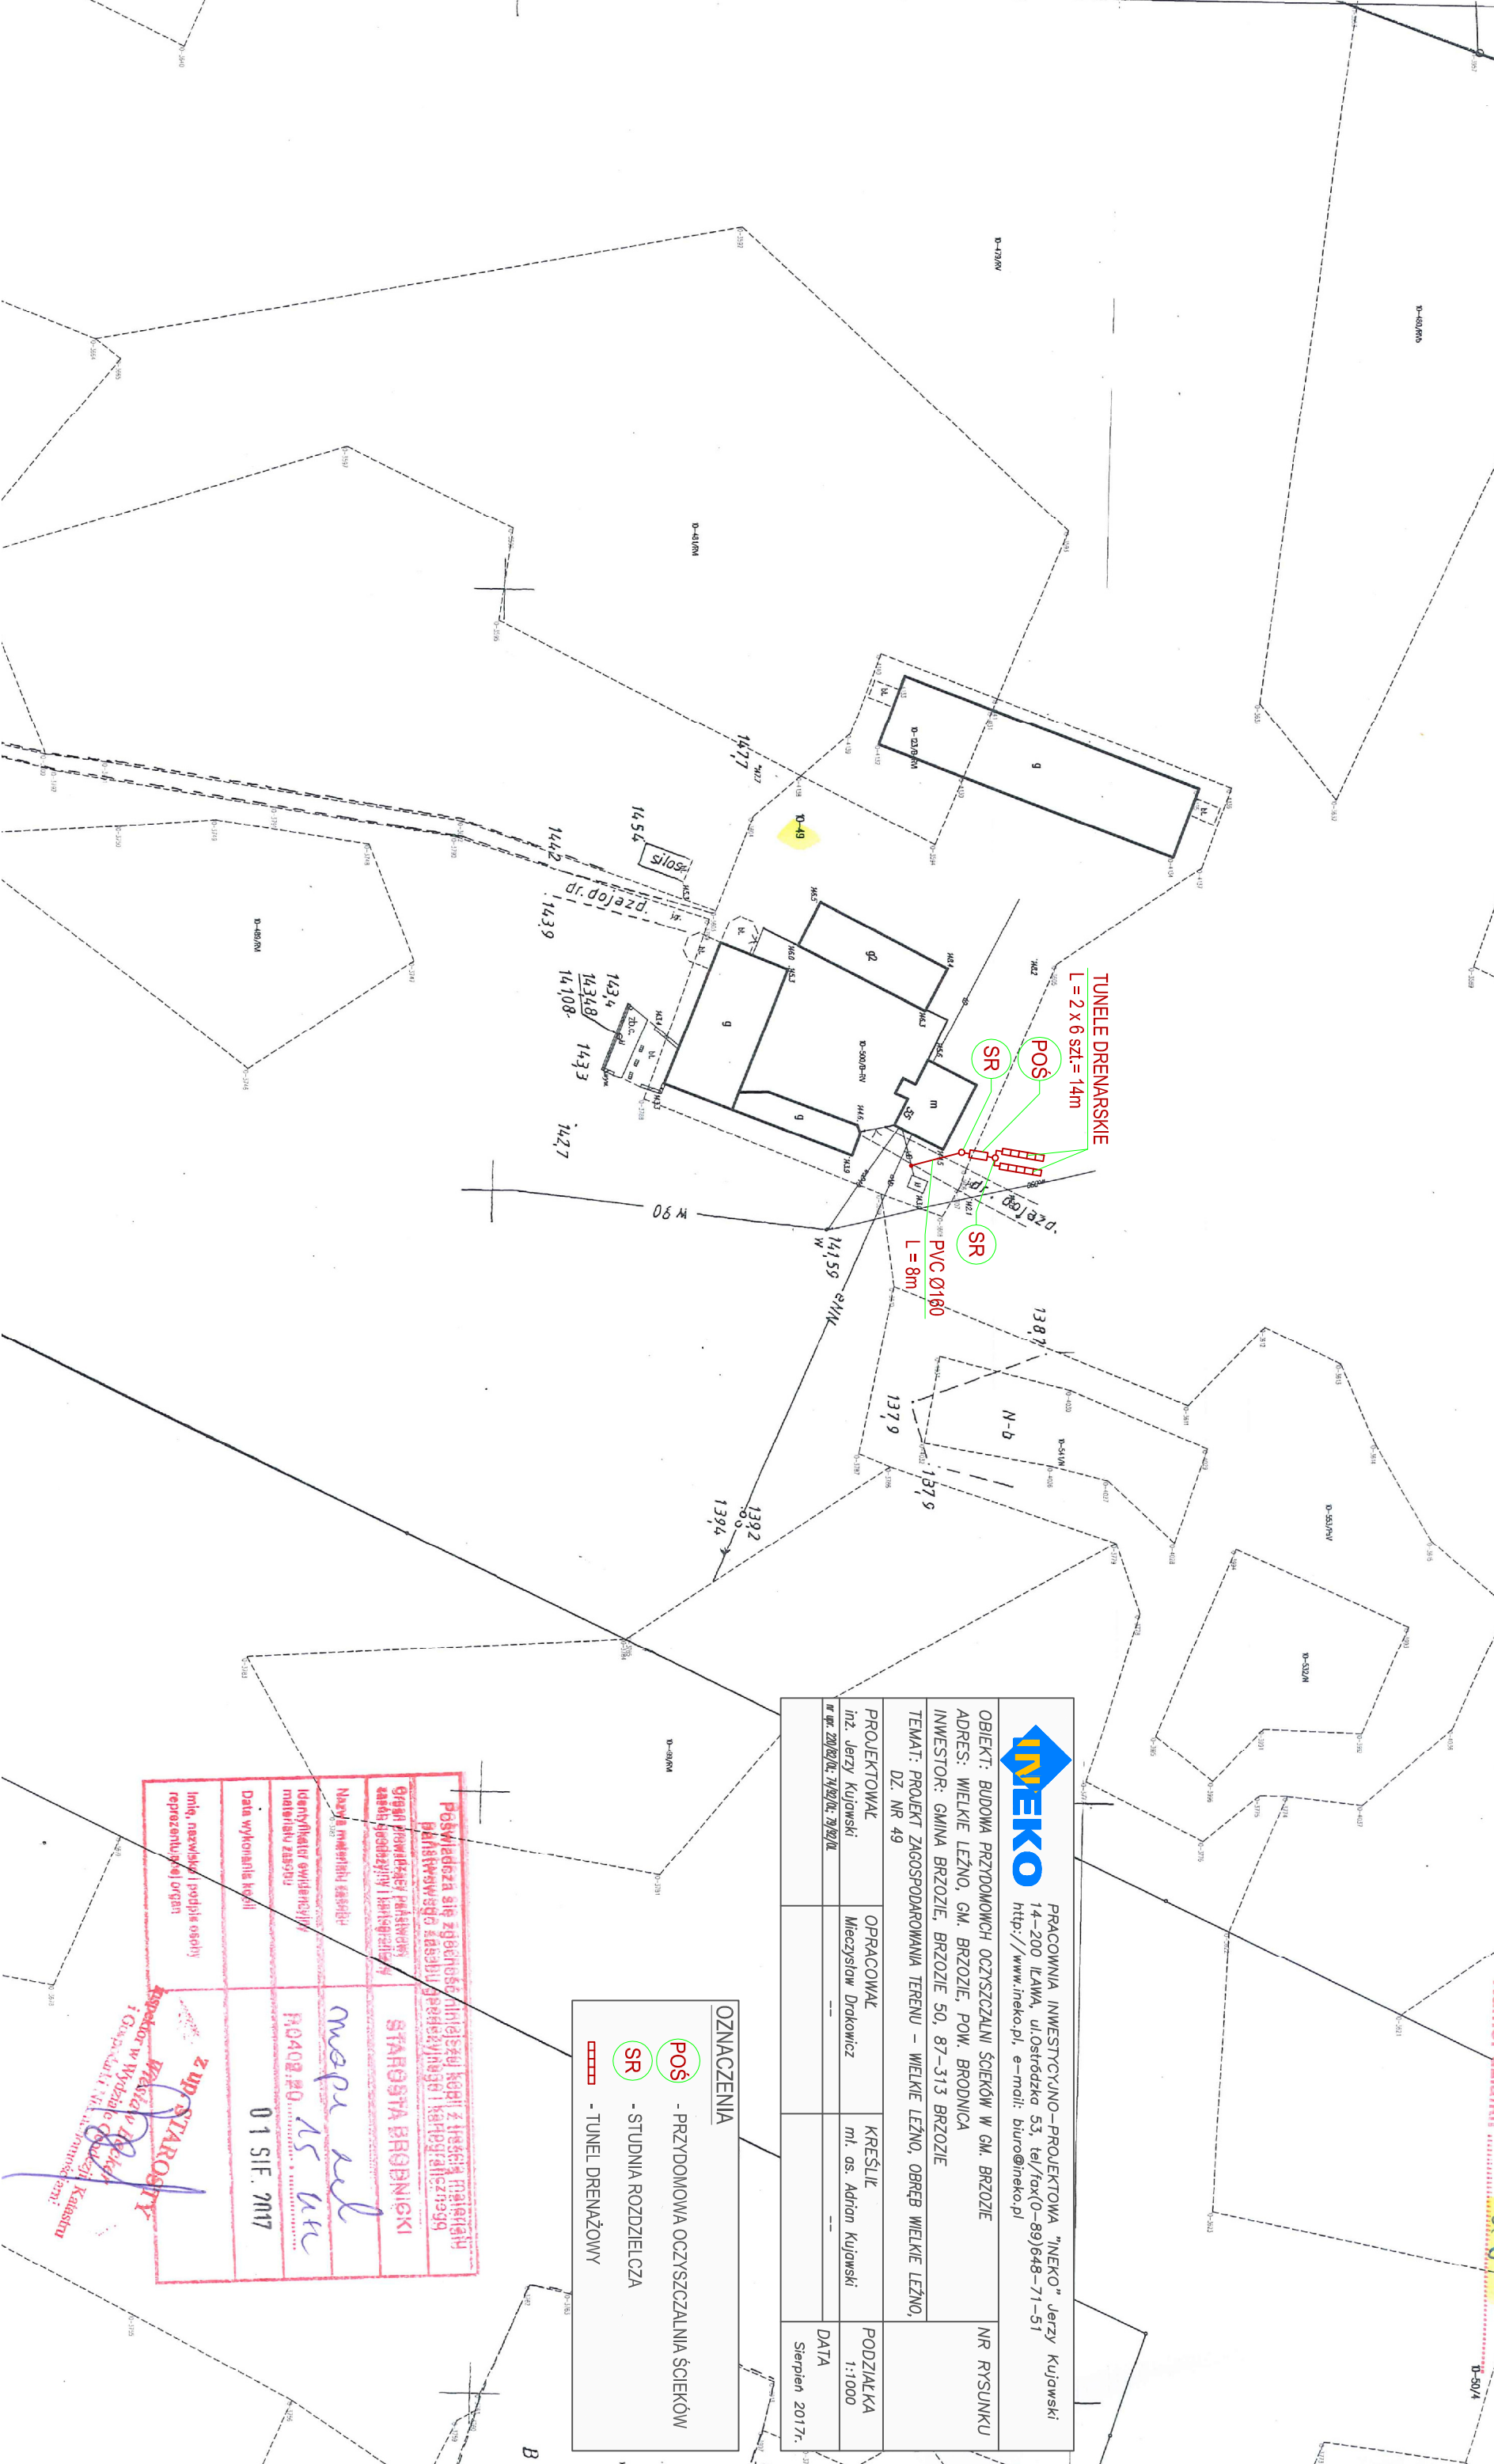

INIEKO		PRACOWNIA INWESTYCJO-PROJEKTOWA "INIEKO" Jerzy Kujawski 14-200 ILAWA, ul. Ostródka 53, tel./fax(0-89)648-71-51 http://www.ineko.pl, e-mail: biuro@ineko.pl	
OBIEKT: BUDOWA PRZYDOMOWCH OCZYSZCZALNI ŚCIEKÓW W GM. BRZOZIE			
ADRES: WIELKIE LEŻNO, GM. BRZOZIE, POW. BRODNICA			
INWESTOR: GMINA BRZOZIE, BRZOZIE 50, 87-313 BRZOZIE			
TEMAT: PROJEKT ZAGOSPODAROWANIA TERENU - WIELKIE LEŻNO, OBRĘB WIELKIE LEŻNO, DZ. NR 49			
PROJEKTOWAŁ Inż. Jerzy Kujawski	OPRACOWAŁ Mieczysław Drukowicz	KREŚLIŁ mł. as. Adrian Kujawski	PODZIAŁKA 1:1000
# nr: 220/2017, 14/2017, 39/2017			DATA Sierpień 2017r.

OZNACZENIA	
	- PRZYDOMOWA OCZYSZCZALNIA ŚCIEKÓW
	- STUDNIA ROZDZIELCZA
	- TUNEL DRENAŻOWY

Poswiadcza się zgodność niniejszej kopii z treścią materiałów
planistycznych i rysunków technicznych i kopii ich części.

Organ prowadzący planistykę
sędzią techniczny i techniczny

Nowy materiał sędziwy

Identyfikator ewidencyjny
materiału zasobu

Data wykonania kopii

Imię, nazwisko i podpis osoby
reprezentującej organ

z up. STAROSTY

mapa AS ark

01 SIF. 2017

Inspektor w Wydziale
Gospodarki i Inżynierii
Kanalizacji