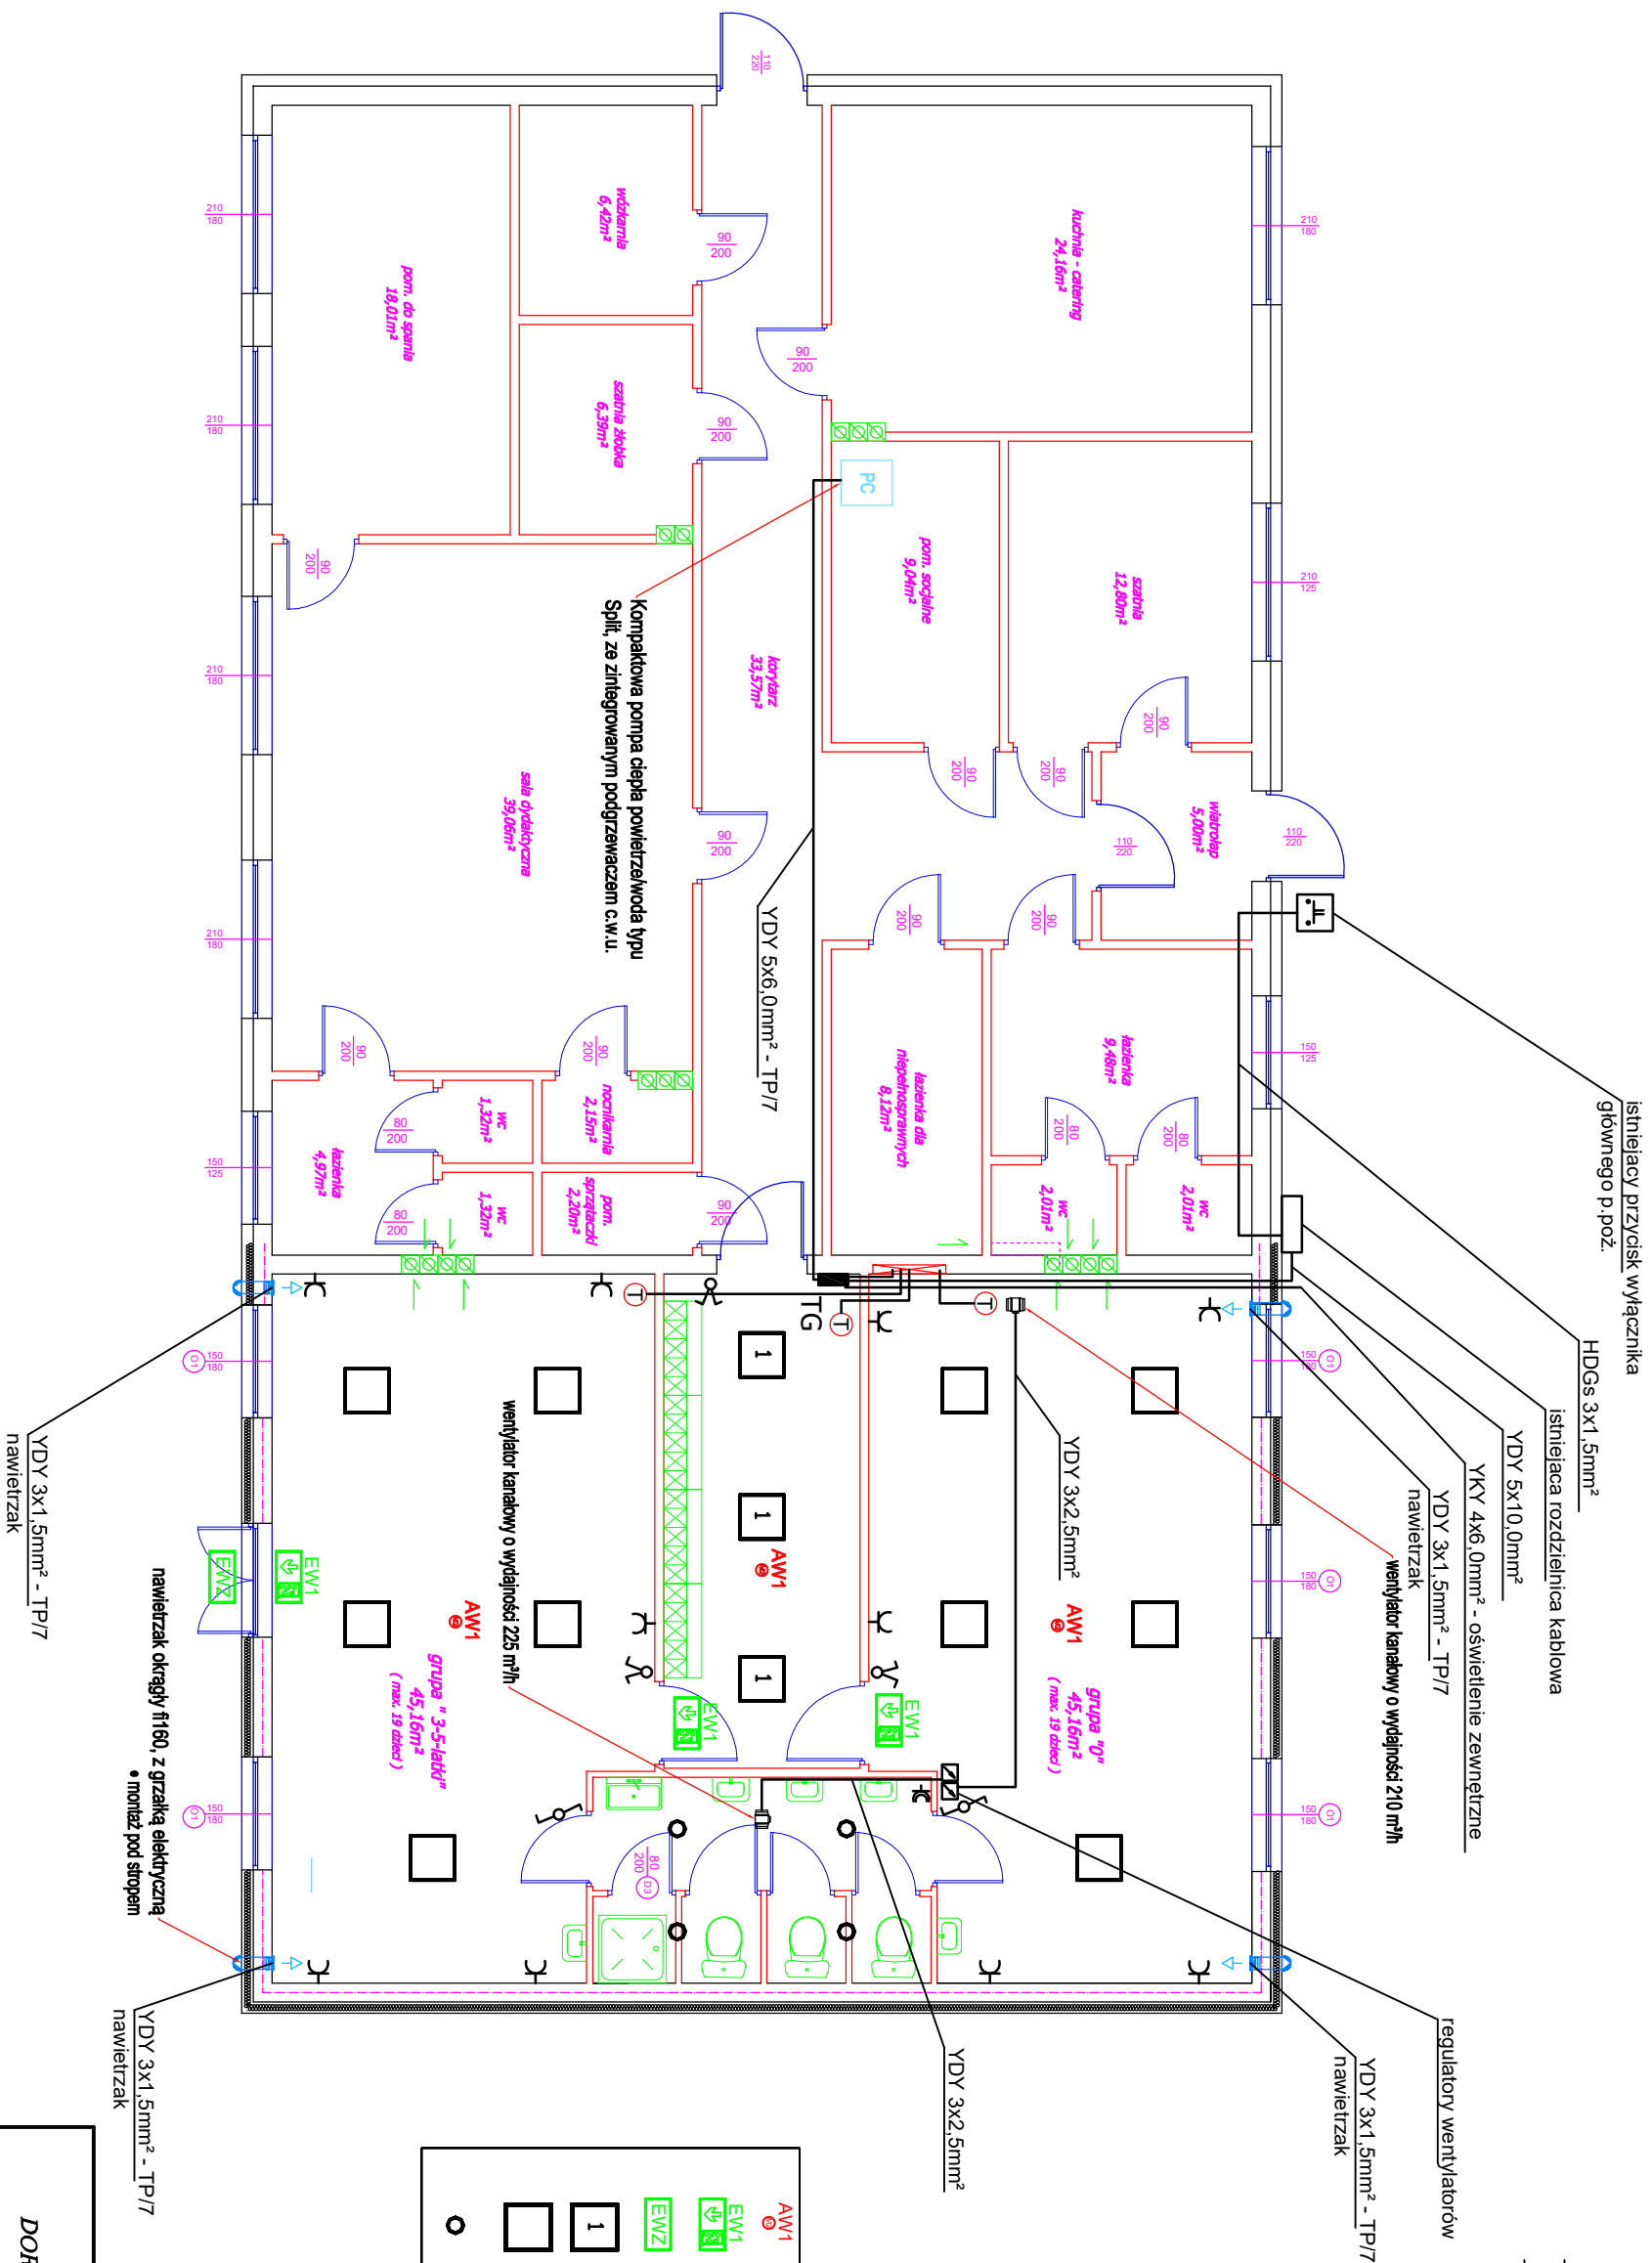


Rzut parteru
1:50

AWM1 ①	EW1 ②	EW2 ③	1 ④	○
oprawa awaryjna iTECH M2	oprawa awaryjna ONTEC S M1	oprawa awaryjna 2W zewnętrzna	COMPACT LED EVO P 2850lm PLX 840 (24W) 25.5 W	COMPACT LED EVO P 3600lm PLX 840 (32W) 33.5 W
				NECTRA LED IP44 20W 4000K 20 W

<p align="center">USŁUGI PROJEKTOWE. DORADZTWO BUDOWLANE I INWESTYCYJNE</p>			
<p>obiekt:</p>	<p align="center">PRZEDSZKOLE..... W JAKOWIE NA DZIAŁCE NR 40/7, 42/8, 328, 330 - obręb 0002 - JAKOWO jednostka ewidencyjna 040204 _ BRZOZIE</p>		
<p>inwestor:</p>	<p align="center">GININA BRZOZIE 87-313 BRZOZIE, BRZOZIE 50</p>		
<p>rys. nr E1</p>	<p align="center">RZUT PARTERU</p>		<p align="center">Skala 1:50</p>
<p>Projektant:</p>	<p align="center">Leszek Dąbrowski</p>	<p>upr. nr GPl. 7342/100 /TO/93</p>	<p>podpis:</p>
		<p>podpis:</p>	
<p align="center">Data : 02.2021r</p>			